


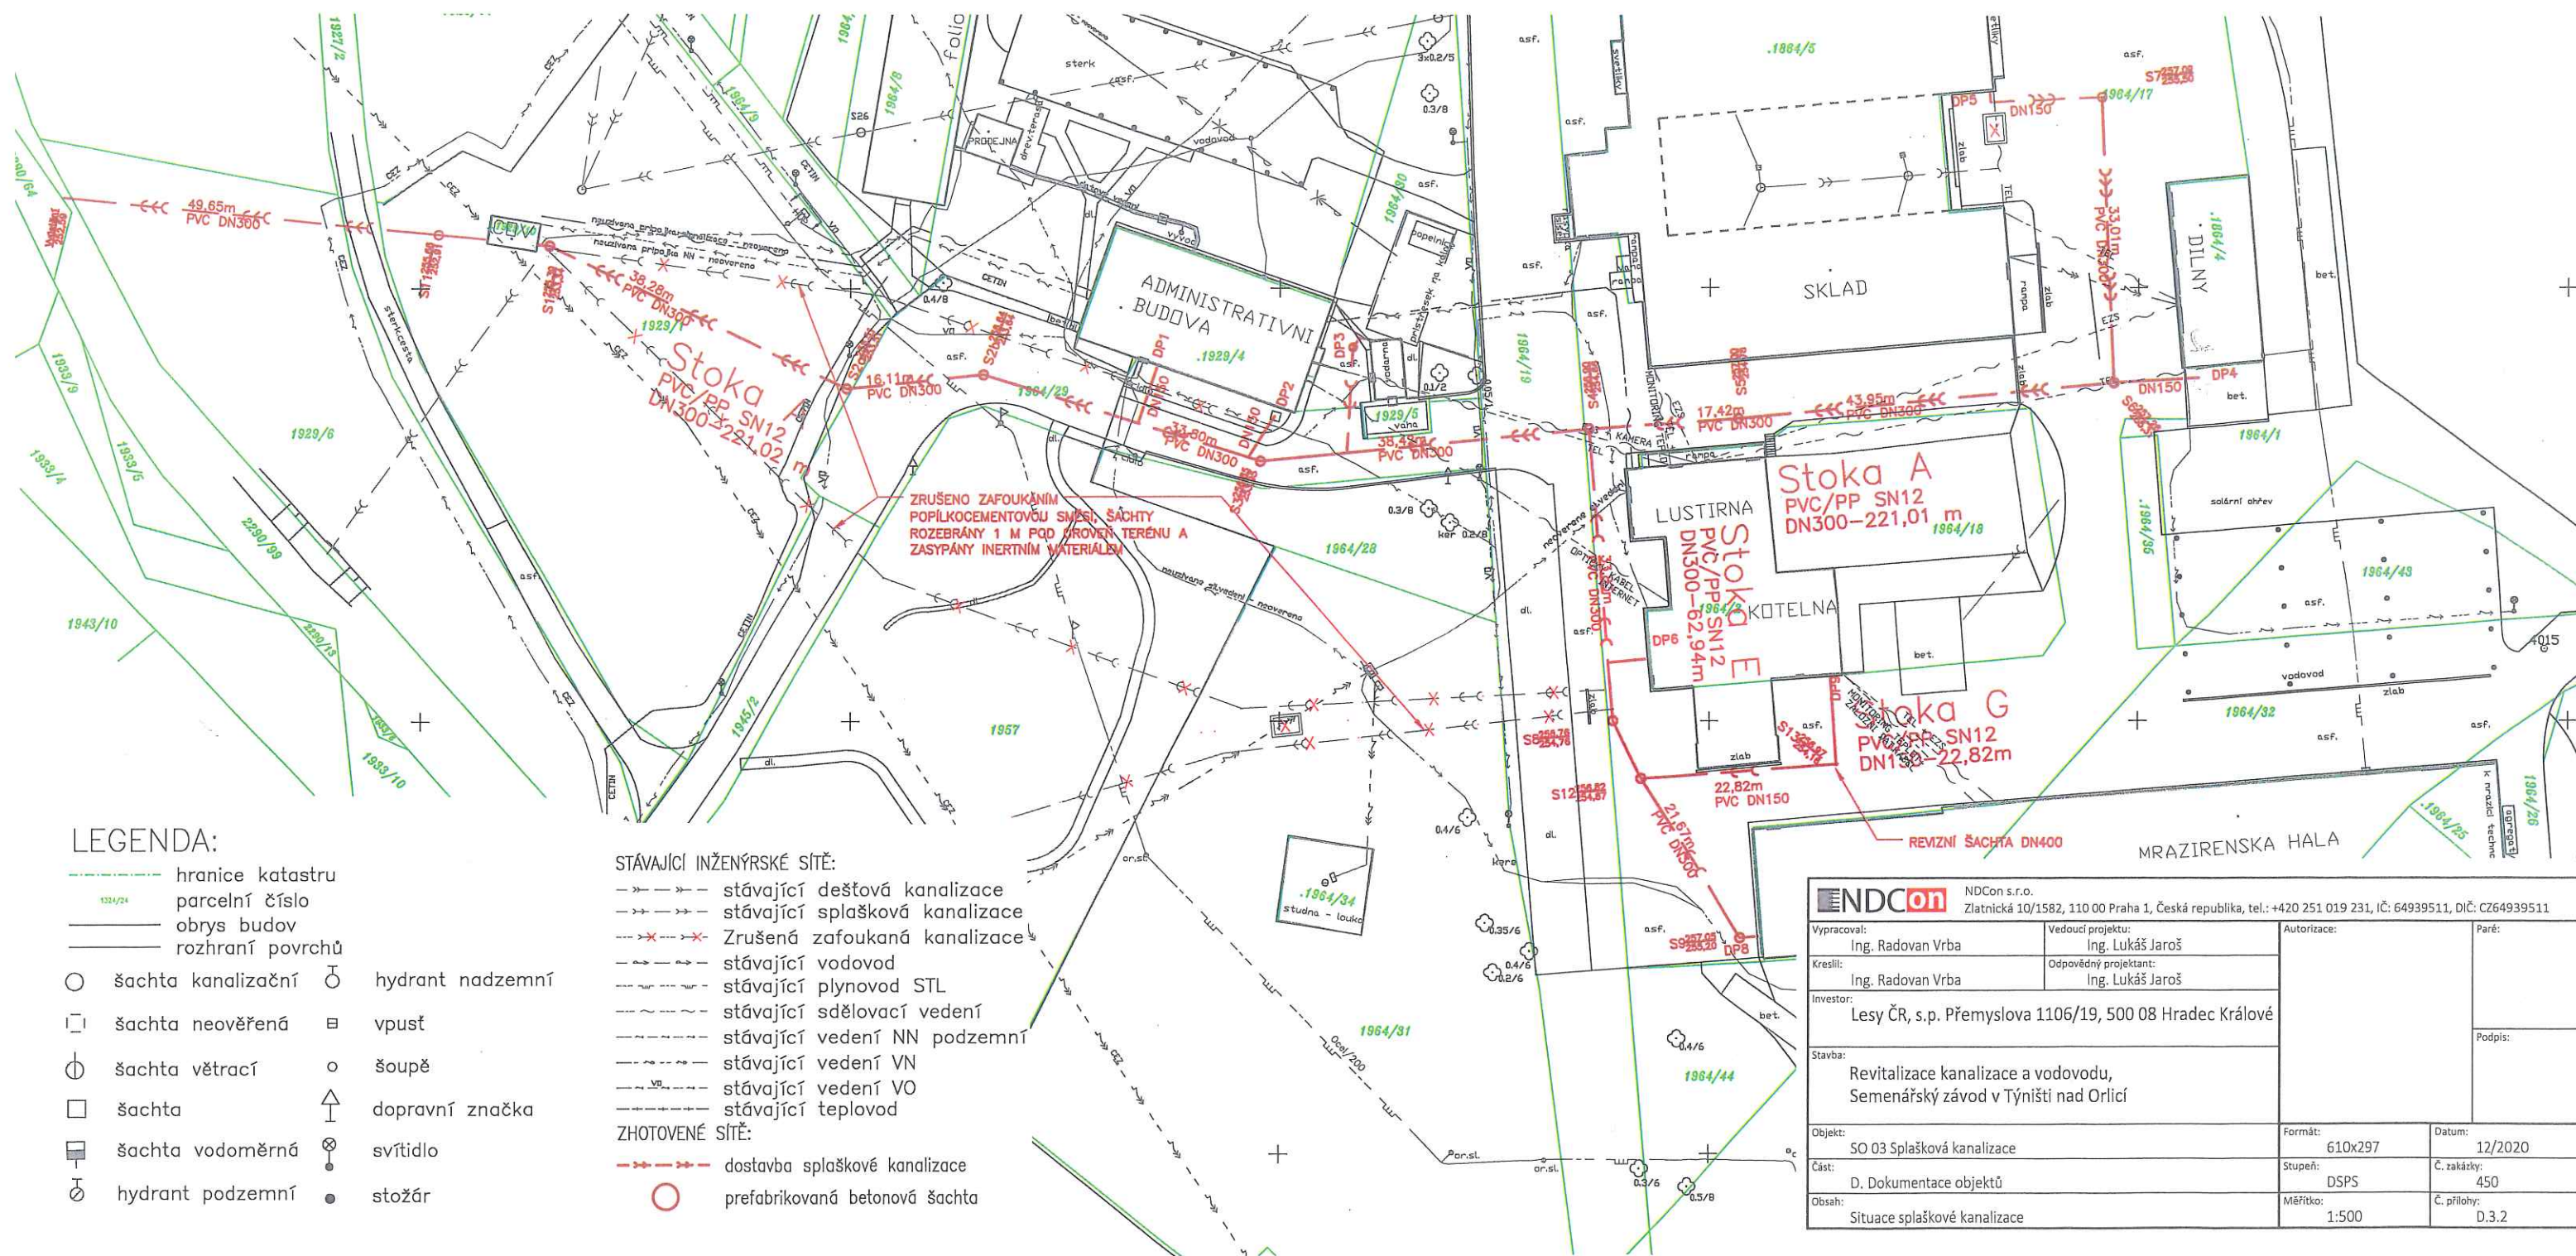

LEGENDA:

- hranice katastru
- 1324/24 parcelní číslo
- obrys budov
- rozhraní povrchů
- šachta kanalizační
- šachta neověřená
- šachta větrací
- šachta
- šachta vodoměrná
- hydrant nadzemní
- ≡ vpust
- šoupě
- △ dopravní značka
- svítidlo
- stožár

STÁVAJÍCÍ INŽENÝRSKÉ SÍTĚ:

- stávající dešťová kanalizace
- stávající splašková kanalizace
- zrušená zafoukaná kanalizace
- stávající vodovod
- stávající plynovod STL
- stávající sdělovací vedení
- stávající vedení NN podzemní
- stávající vedení VN
- stávající vedení VO
- stávající teplovod

ZHOTOVENÉ SÍTĚ:

- dostavba splaškové kanalizace
- prefabrikovaná betonová šachta

ENDCon NDCon s.r.o. Zlatnická 10/1582, 110 00 Praha 1, Česká republika, tel.: +420 251 019 231, iČ: 64939511, DIČ: CZ64939511			
Vypracoval: Ing. Radovan Vrba	Vedoucí projektu: Ing. Lukáš Jaroš	Autorizace:	Paré:
Kreslil: Ing. Radovan Vrba	Odpovědný projektant: Ing. Lukáš Jaroš		Podpis:
Investor: Lesy ČR, s.p. Přemyslova 1106/19, 500 08 Hradec Králové			
Stavba: Revitalizace kanalizace a vodovodu, Semenářský závod v Týništi nad Orlicí			
Objekt: SO 03 Splašková kanalizace		Formát: 610x297	Datum: 12/2020
Část: D. Dokumentace objektů		Stupeň: DSPS	Č. zakázky: 450
Obsah: Situace splaškové kanalizace		Měřítko: 1:500	Č. přílohy: D.3.2